


LEYENDA	
SIMBOLOGIA	DENOMINACION
	RECORRIDO PRINCIPAL
	RECORRIDO ALTERNATIVO
	DIRECCION SALIDA
	SALIDA DE EMERGENCIA
	SALIDA
	PERSONAS A EVACUAR
	ACCESOS
	SALIDAS

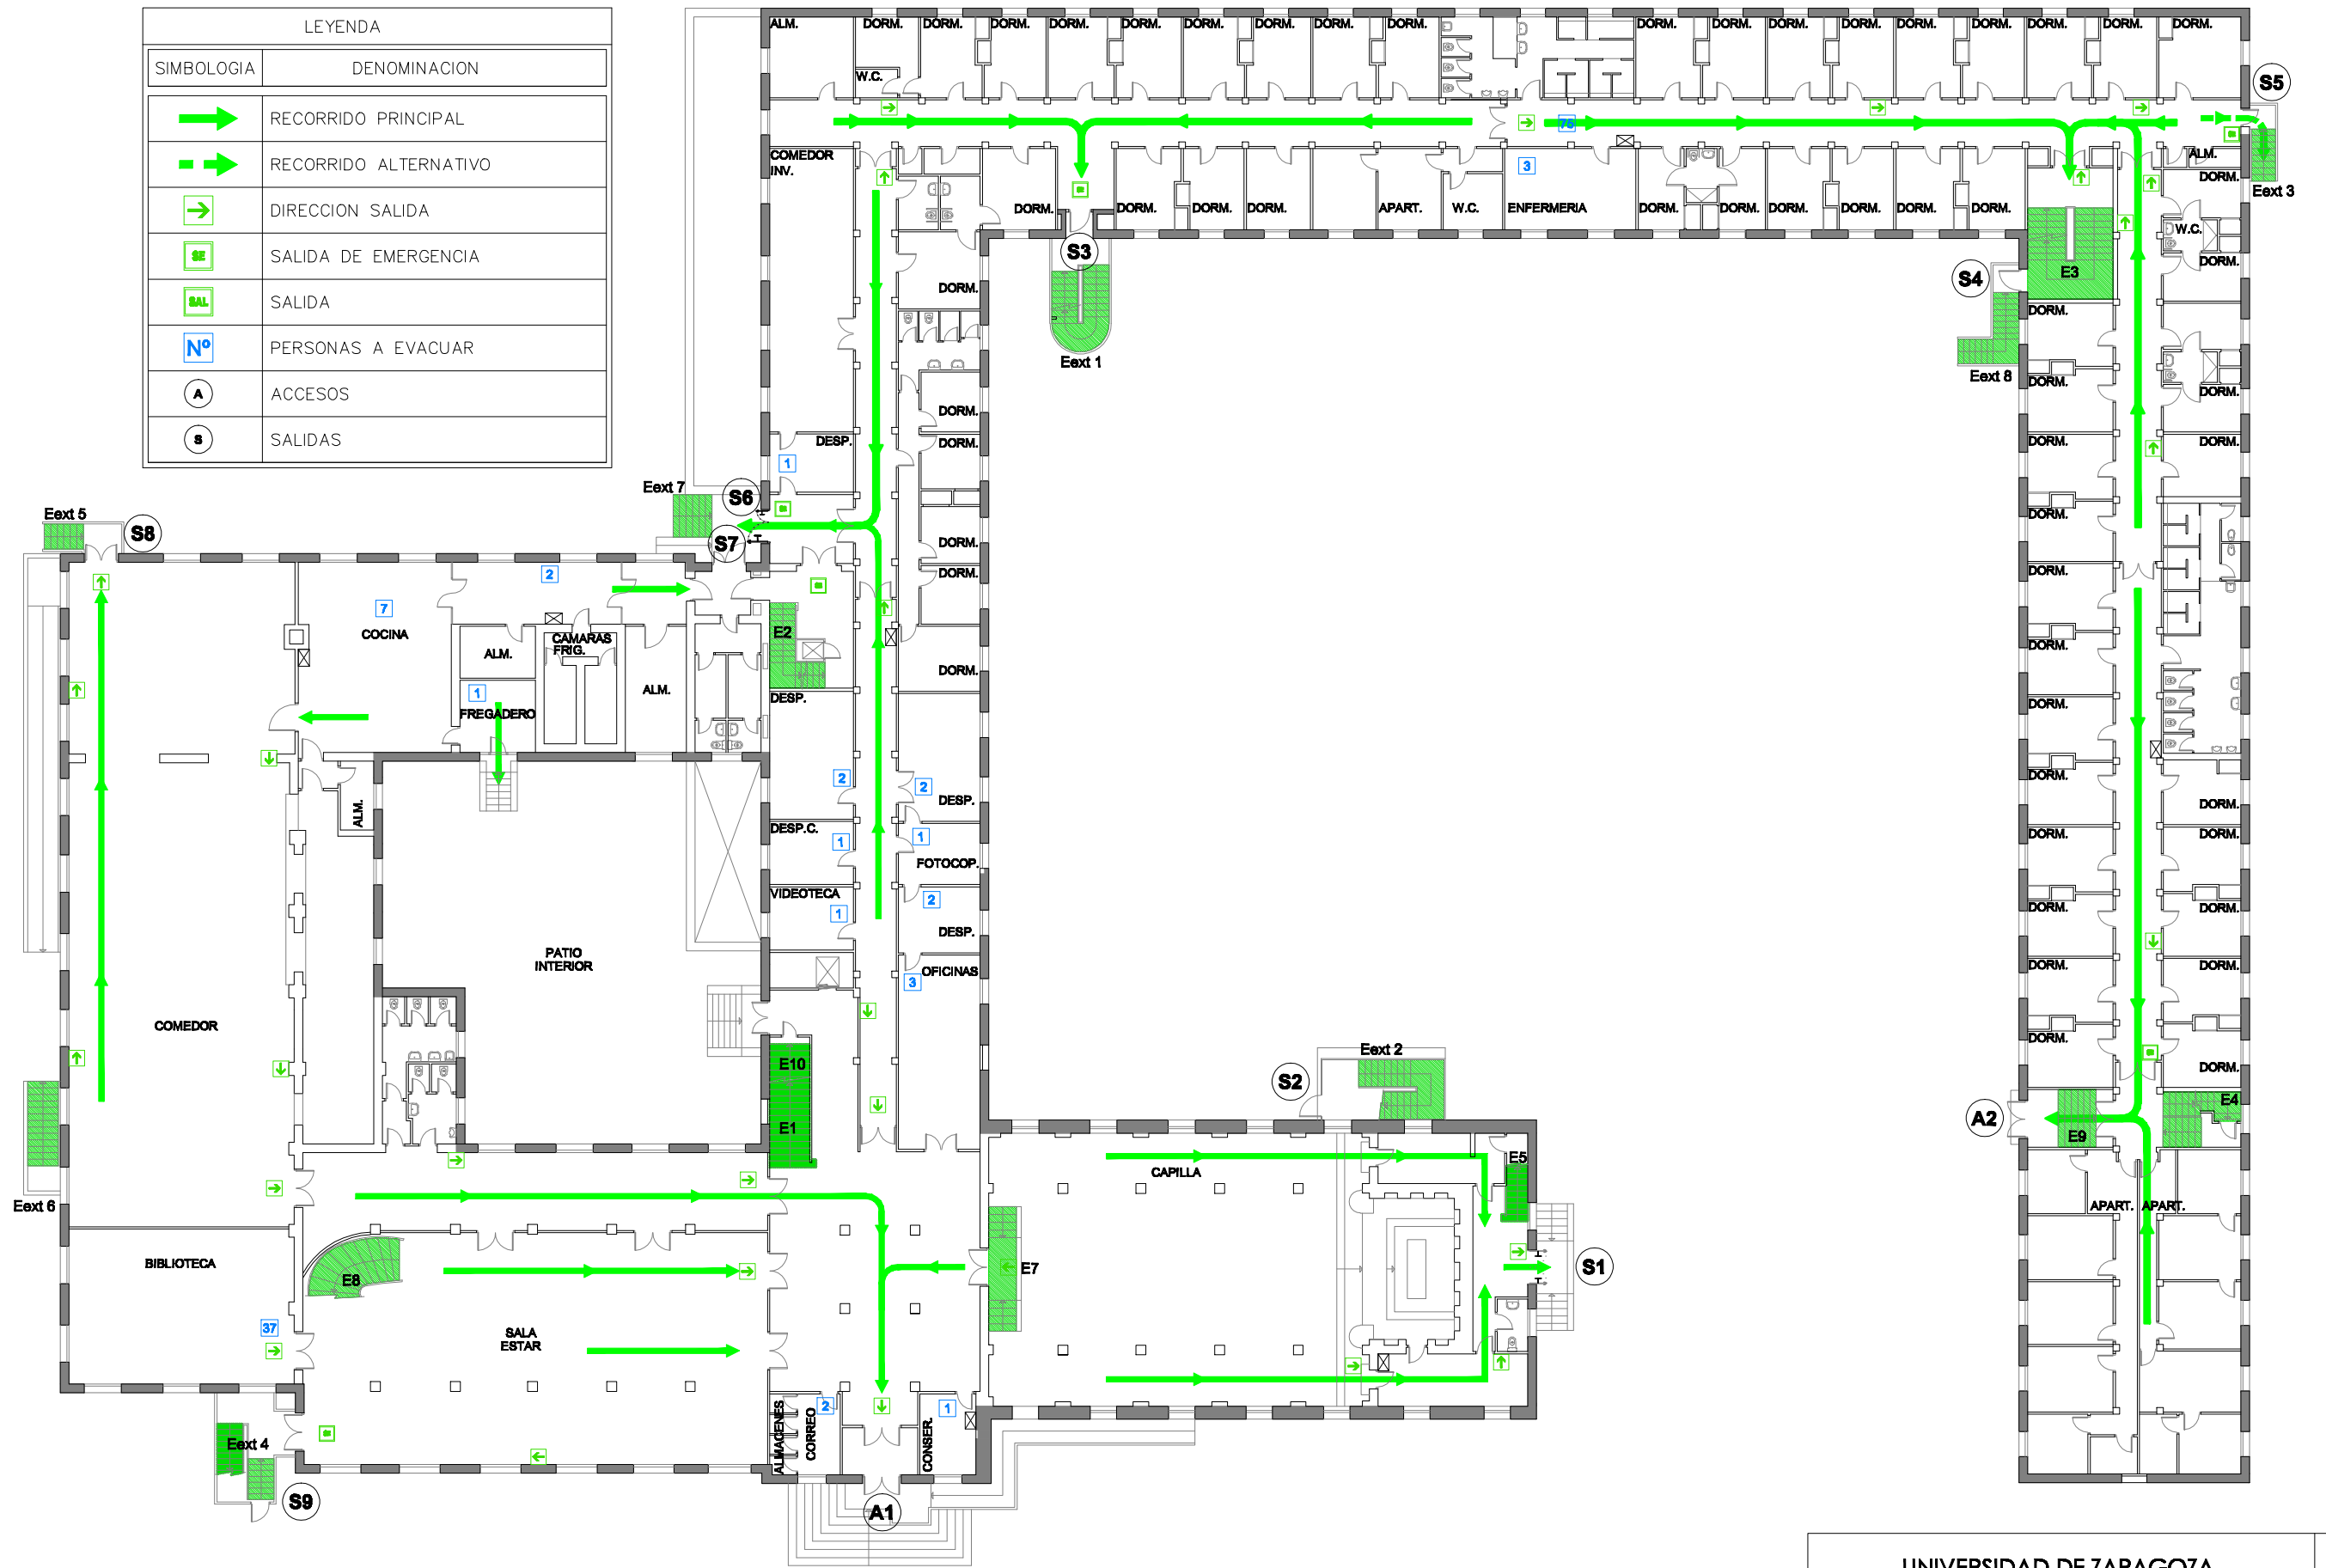

PLANTA BAJA

UNIVERSIDAD DE ZARAGOZA COLEGIO MAYOR PEDRO CERBUNA				 Planta: BAJA	
Documento: PLAN DE AUTOPROTECCION		CAPITULO 4 RECORRIDOS DE EVACUACION			Autor:
Escala: 1/300	Revisión: 0	Nº de plano: 17	Fecha: JULIO 2009	Delineación: Natalia Montero Arribas	