


LEYENDA	
SIMBOLOGIA	DENOMINACION
	RECORRIDO PRINCIPAL
	RECORRIDO ALTERNATIVO
	DIRECCION SALIDA
	SALIDA
	SALIDA DE EMERGENCIA
	PERSONAS A EVACUAR

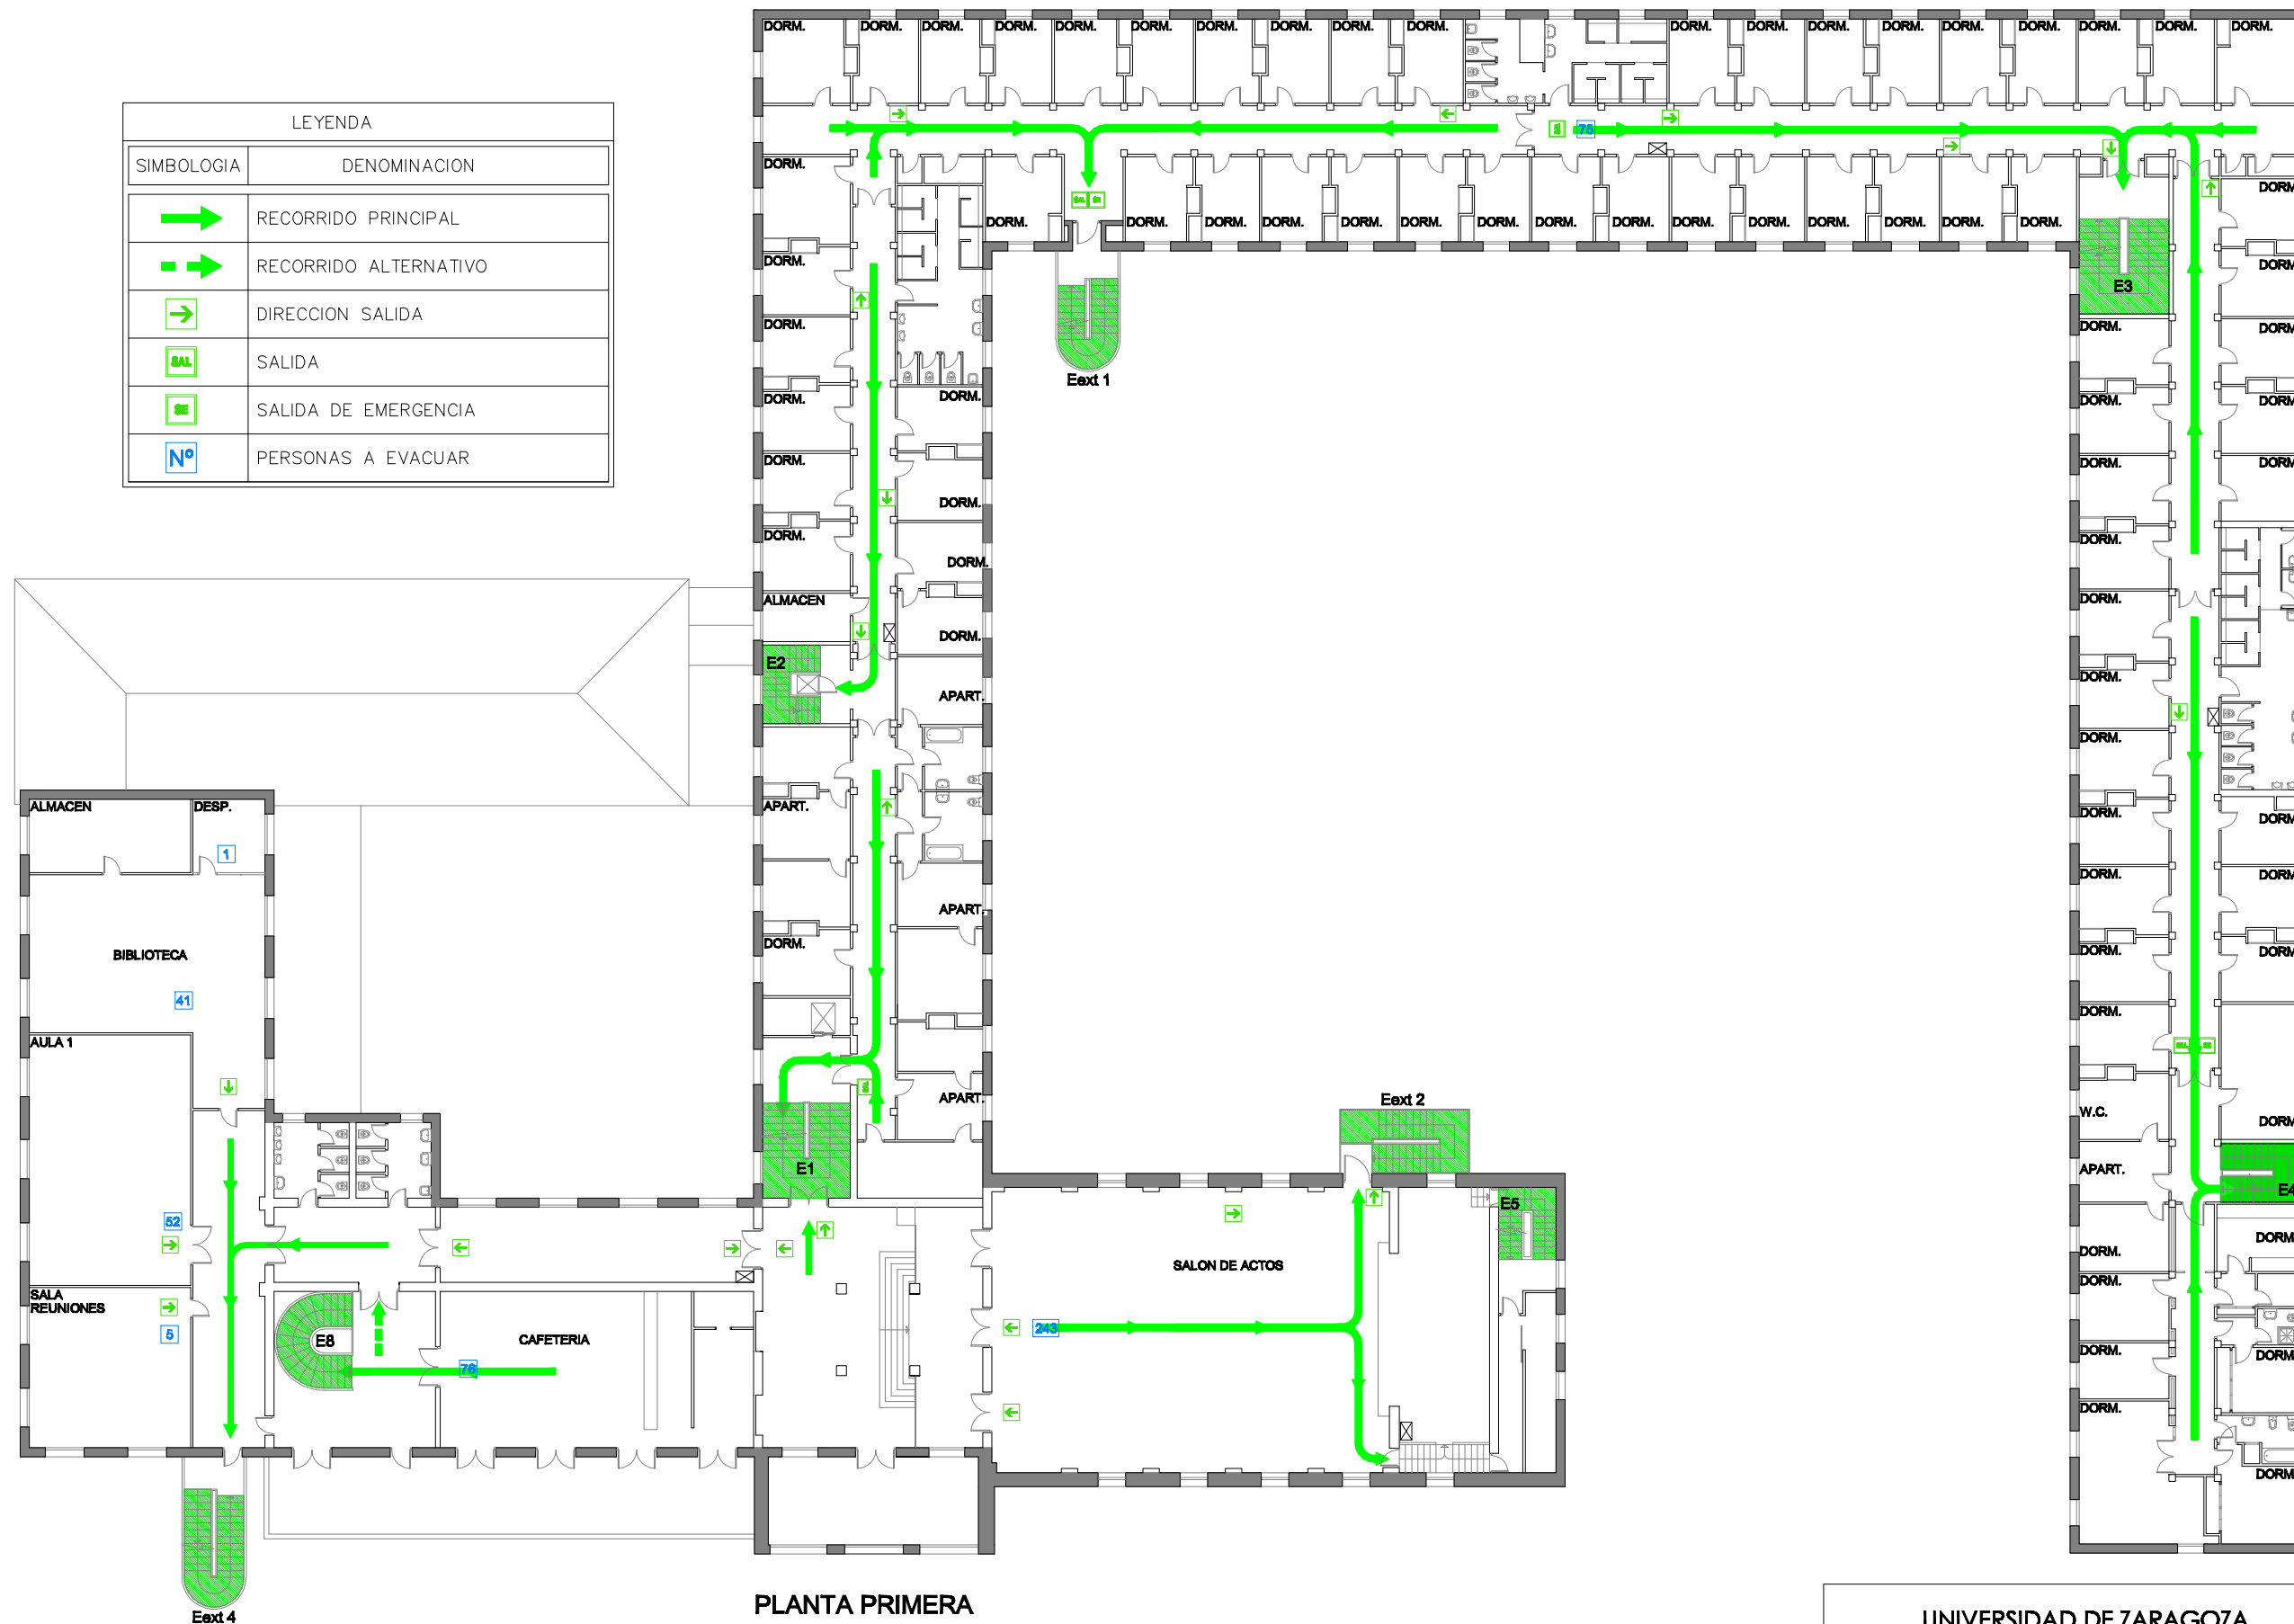

PLANTA PRIMERA

UNIVERSIDAD DE ZARAGOZA COLEGIO MAYOR PEDRO CERBUNA				 Planta: PRIMERA
Documento: PLAN DE AUTOPROTECCION		CAPITULO 4 RECORRIDOS DE EVACUACION		
Escala: 1/300	Revisión: 0	Nº de plano: 16	Fecha: JULIO 2009	Delineación: Natalia Montero Arribas