


PLANTA BAJA

Escala:  
1/100

LEYENDA	
SIMBOLOGIA	DENOMINACION
	RECORRIDO PRINCIPAL
	SALIDA DE EMERGENCIA
	PERSONAS A EVACUAR

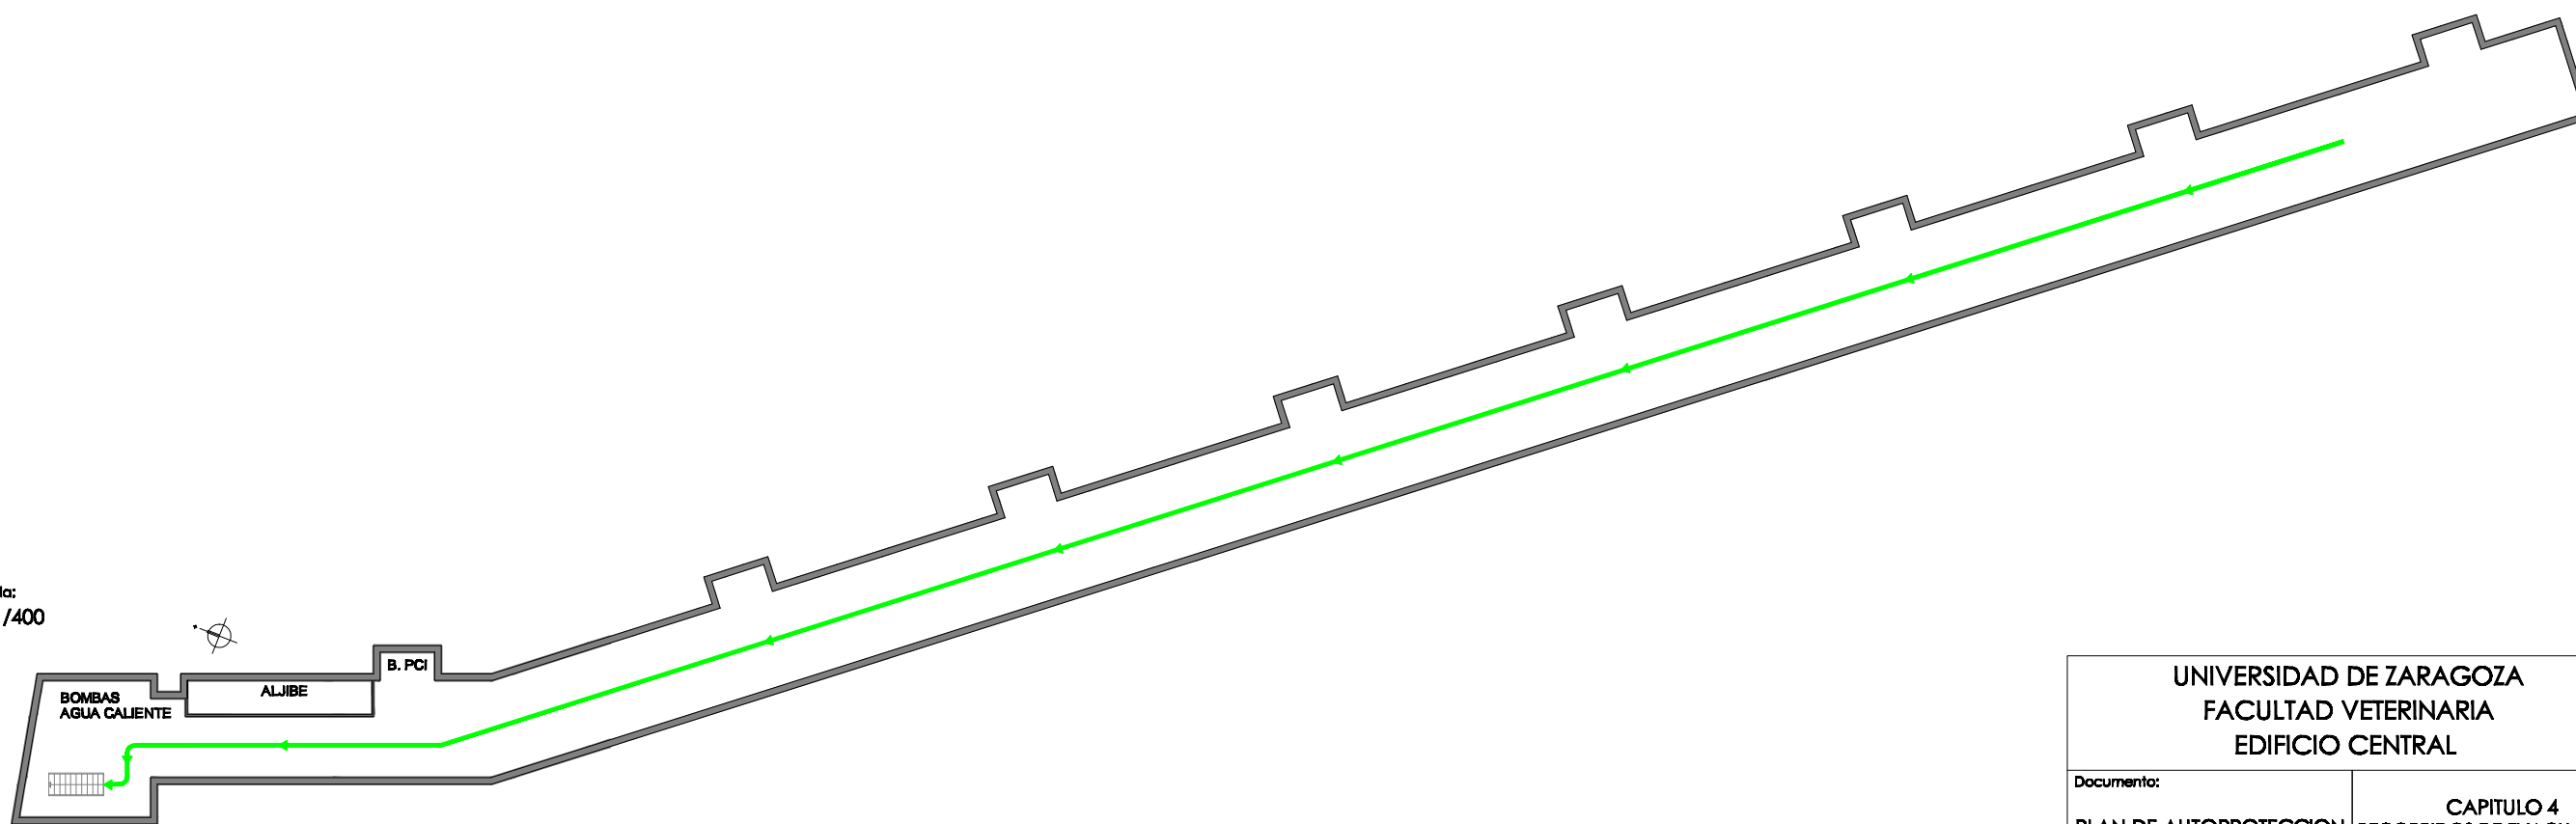

PLANTA SOTANO

Escala:  
1/400

UNIVERSIDAD DE ZARAGOZA FACULTAD VETERINARIA EDIFICIO CENTRAL					
Documento: PLAN DE AUTOPROTECCION			CAPITULO 4 RECORRIDOS DE EVACUACION		Planta: EDIF. SERVICIOS
Escala: VARIAS	Revisión: 0	Nº de plano: 8	Fecha: JUNIO '09	Delineación: Natalia Montero Arribas	